

LEGENDA	
	łącznik antenowy p/t
	hermetyczny (wys. montażu 1,2m)
	rozdzielnica piwnicy
	lokalna szyna uziemiająca

OCHRONA OD PORAŻEŃ ZGODNIE Z PN-IEC/HD 60364 SAMOCZYNNIE WYŁĄCZENIE ZASILANIA W UKŁADZIE SIECI TN-S
--

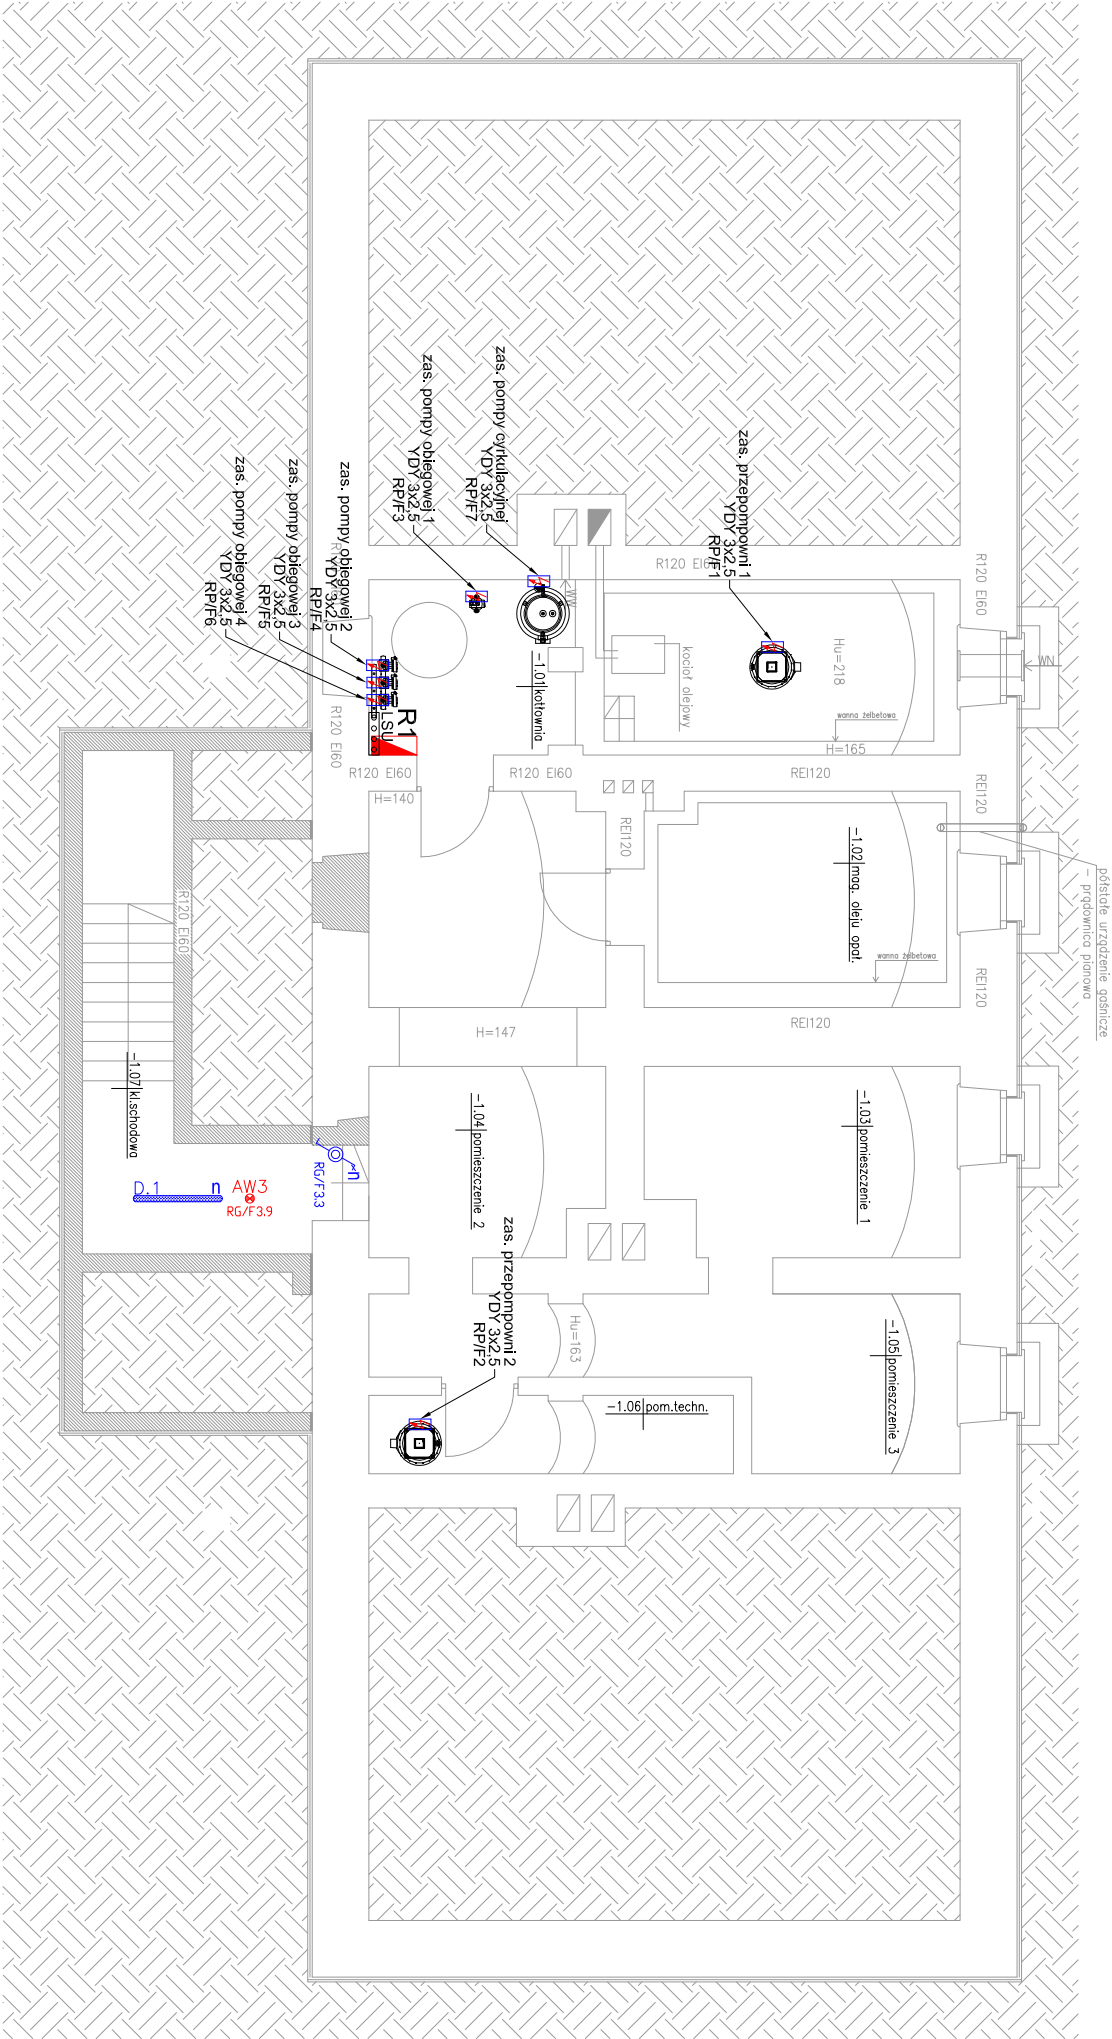


Tabela zestawienia pomieszczeń		
Numer pom.	Nazwa pomieszczenia	Wymagane natężenie oświetlenia [lx]
-1.01	kotłownia	poza zakresem
-1.02	mag. oleju opał.	poza zakresem
-1.03	pomieszczenie 1	poza zakresem
-1.04	pomieszczenie 2	poza zakresem
-1.05	pomieszczenie 3	poza zakresem
-1.06	pom. techn.	poza zakresem
-1.07	kl.schodowa	150 (±0,00)

OBIEKT:	ROZBUDOWA Z PRZEBUDOWĄ I TERMOIZOLACJĄ BUDYNKU DAWNEGO PRZEDSZKOLA NA POTRZEBY KLUBU DZIECIĘCEGO I KLUBU SENIORA		
INWESTOR:	Gmina Święciechowa ul. Ułańska 4; 64–115 Święciechowa		
LOKALIZACJA:	ul. Kościelna 4; 64–115 Święciechowa działka nr 90; obręb: 0011 Święciechowa		
PROJEKTANT:	mgr inż. Marek Żelawski upr. nr WKP/0161/POOE/14 w spec. instalacyjnej	Podpis:	
ASYSTENT PROJEKTANTA:	inż. Wojciech Masztalercz	Podpis:	
TYTUŁ RYSUNKU:	INSTALACJE ELEKTRYCZNE – RZUT PIWNICY	NR RYS. 1/E	
DATA:	listopad 2018	SKALA: 1:100	STRONA:

LEGENDA OPRAW OŚWIETLENIOWYCH:  
D.1 - Oprawa - belka LED 35W, 4010lm, 4000K, Ra>80, I=1216, IP65, IK08,  
obudowa z wyłazczanego poliwęglanu, II klasa ochrony, montaż nasufłowy  
AW3 - Oprawa - awaryjna LED 3W, 302lm, IP65, jednozadaniowa,  
wyposazona w soczewkę do drog ewakuacyjnych i autotest,  
czas autonomii 1h, świadectwo CNBOP, obudowa z tworzywa, montaż nasufłowy