


INSTALACJA GRZEWcza / ZMIANY – RZUT PIĘTRA

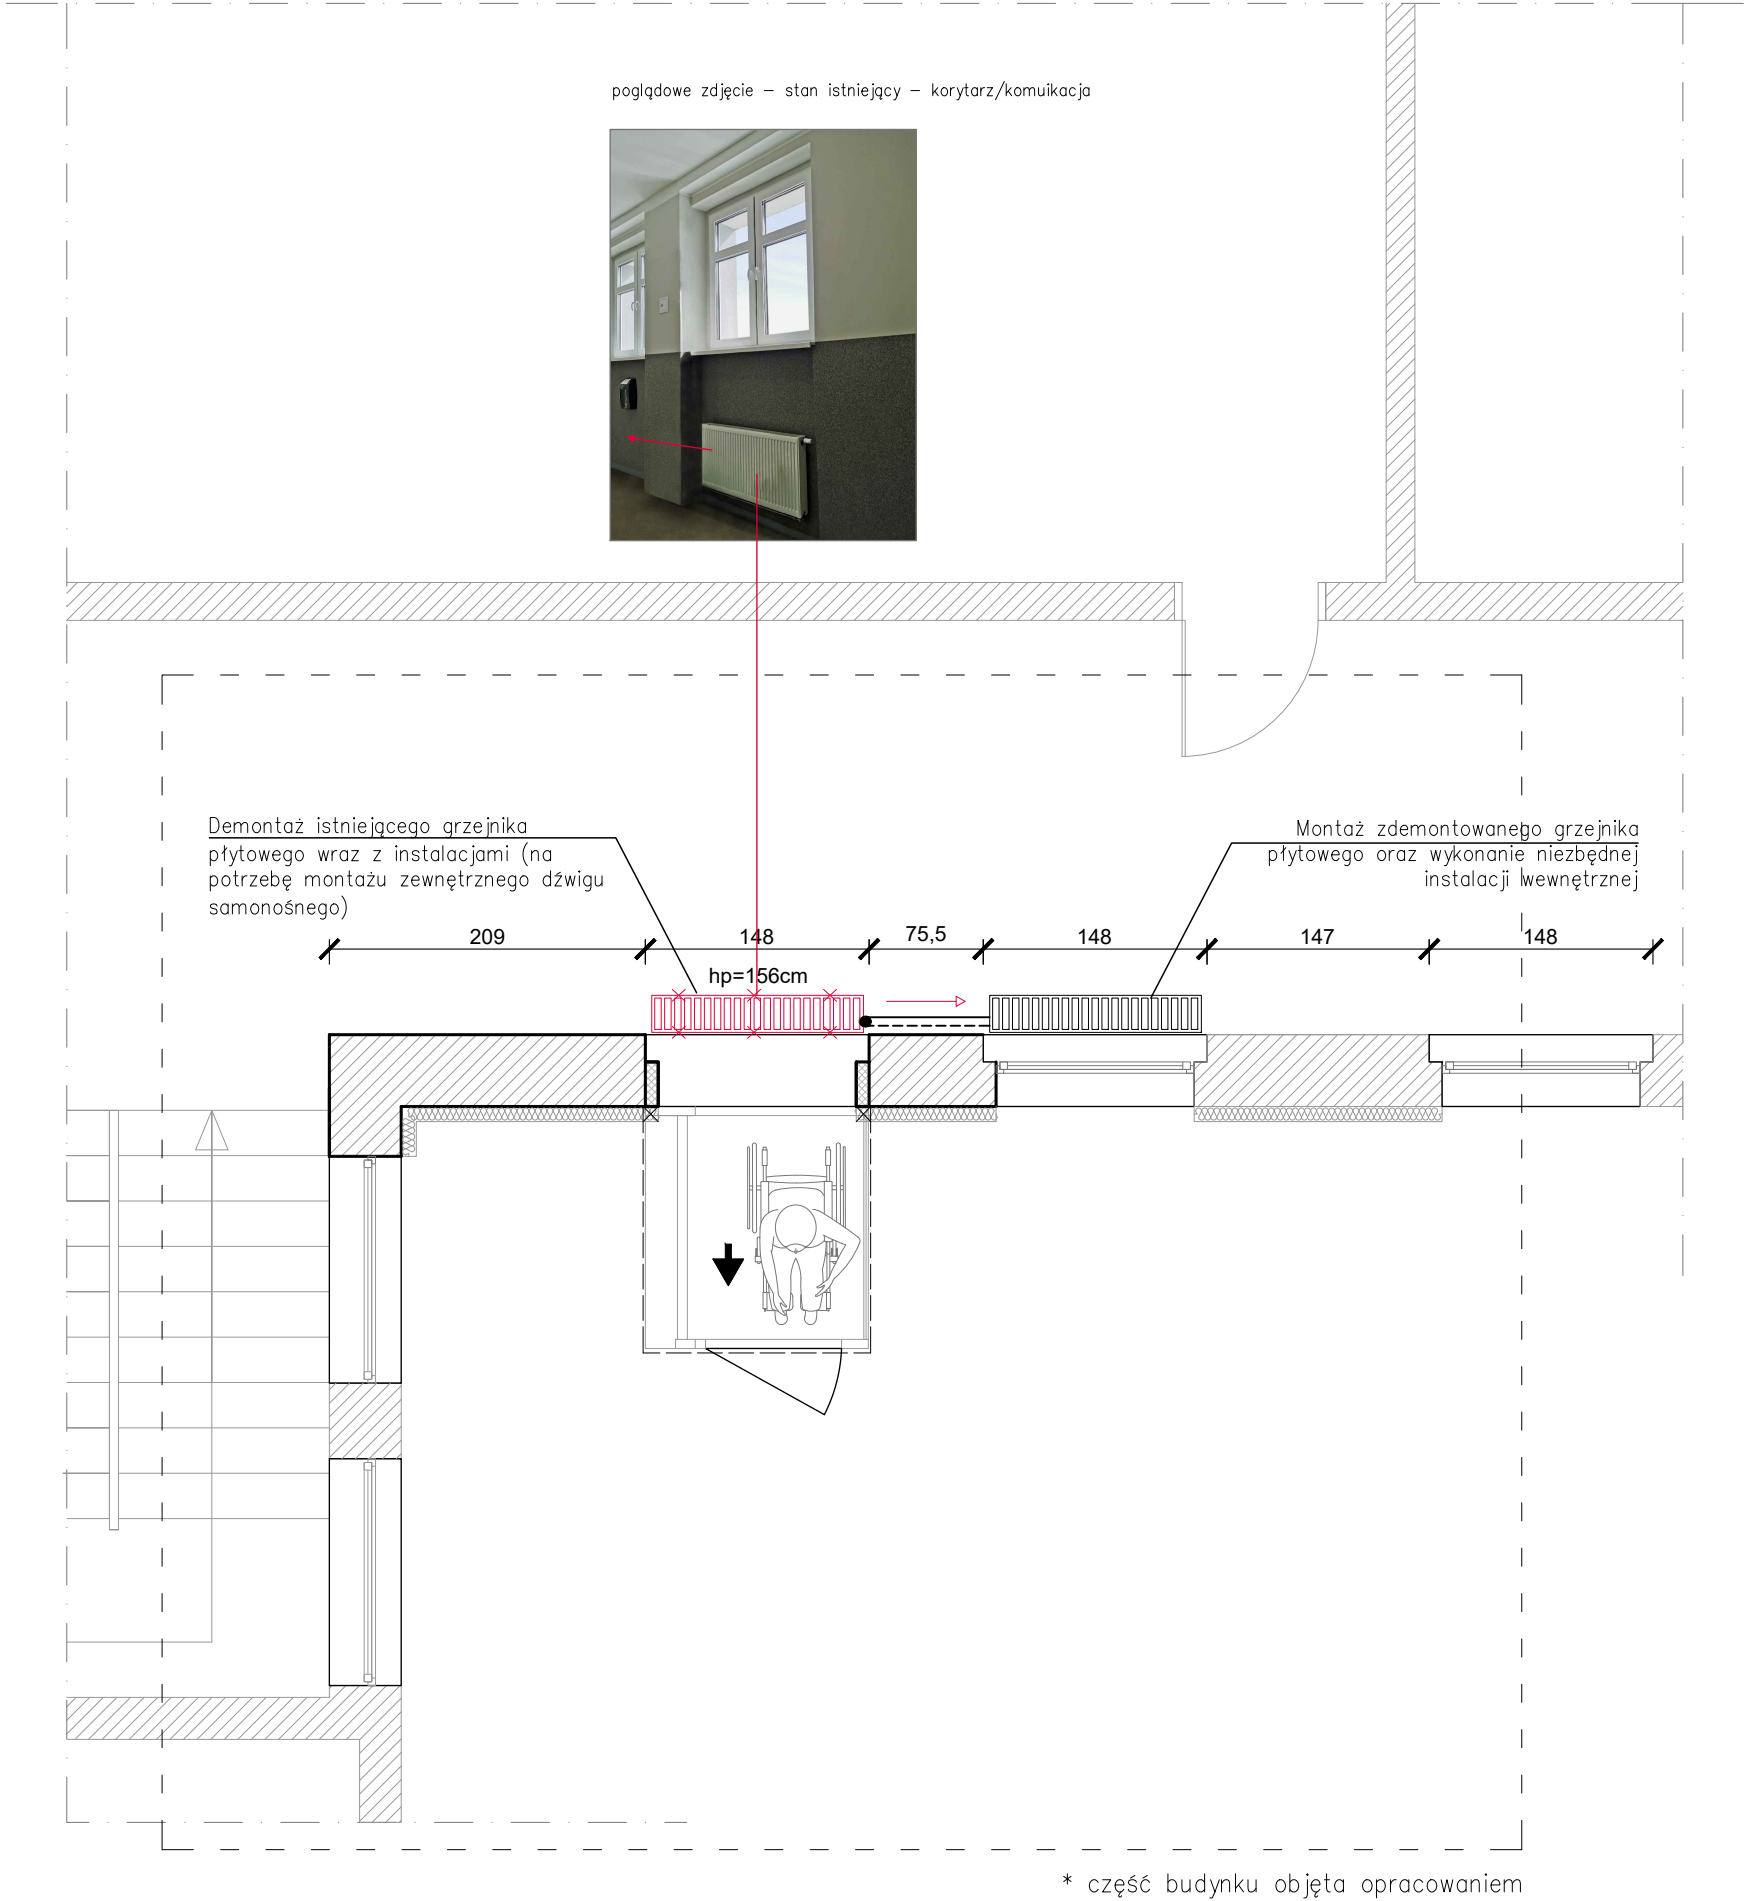

LEGENDA:

- ŚCIANY ISTNIEJĄCE / ISTNIEJĄCA CZĘŚĆ BUDYNKU
- ELEMENTY DO WYBURZENIA
- GRZEJNIK ZINTEGROWANY PŁYTOWY– PRZEZNACZONY DO DEMONTAŻU
- NOWA LOKALIZACJA GRZEJNIKA
- ZASILANIE INSTALACJI C.O.– PROJEKTOWANA ZMIANA TRASY ZASILANIA INSTALACJI C.O.
- POWRÓT INSTALACJI C.O. PROJEKTOWANA ZMIANA TRASY POWROTU INSTALACJI C.O.
- PUNKT ZASILANIA GRZEJNIKA PŁYTOWEGO

UWAGI:

Zakres prac obejmuje przełożenie grzejnika oraz przewodów grzewczych– zasilającego oraz powrotnego. Dokładną trasę przewodów należy określić na budowie.

JEDNOSTKA PROJEKTOWA PRZEDSIĘBIORSTWO BUDOWLANE TEMPUS SP. Z O.O. LASOCICÉ, ul. SZKOLNA 16 64-100 LESZNO NIP 697-22-25-959 e-mail: tempus@tempus.pl www.tempus.pl			
OBIEKT ROZBUDOWA Z PRZEBUDOWĄ BUDYNKU ZESPOŁU SZKÓŁ W ŚWIĘCIECHOWIE NA POTRZEBĘ MONTAŻU ZEWNĘTRZNEGO DŹWIGU SAMONOŚNEGO JEDNOSTKA EWIDENCYJNA: 301305_2 ŚWIĘCIECHOWA OBREB EWIDENCYJNY: 0011, ŚWIĘCIECHOWA DZIAŁKA NR GEOD.: 146/1			
INWESTOR GMINA ŚWIĘCIECHOWA UL. UŁAŃSKA 4 64-115 ŚWIĘCIECHOWA			
NAZWA RYSUNKU INSTALACJA GRZEWcza / ZMIANY - RZUT PIĘTRA			
Niniejszy projekt jest chroniony prawem autorskim. Przedsiębiorstwo Budowlane TEMPUS Sp. z o.o., zgodnie z Ustawą z dnia 4 lutego 1994 r. o prawie autorskim i prawach pokrewnych, zastrzega sobie prawo autorskie i zakazuje bez jego wiedzy i zgody powielania i wykorzystywania tego projektu do celów niezgodnych z jego przeznaczeniem.			
PROJEKTANT KONSTRUKCJA	inż. TOMASZ KACZMAREK Uprawnienia nr WKP/0279/PWOK/09 w specjalności konstrukcyjnej		SKALA 1:50
			NR RYS.
ASYSTENT PROJEKTANTA, OPRACOWAŁ			STRONA
DATA OPRACOWANIA WRZESIEŃ 2021		BRANŻA INSTALACJE SANITARNE	